


NOTAS GERAIS


1. DIMENSÕES EM METROS(m).

POÇO DE VISITA COM H>1,80m
ESCALA 1:25


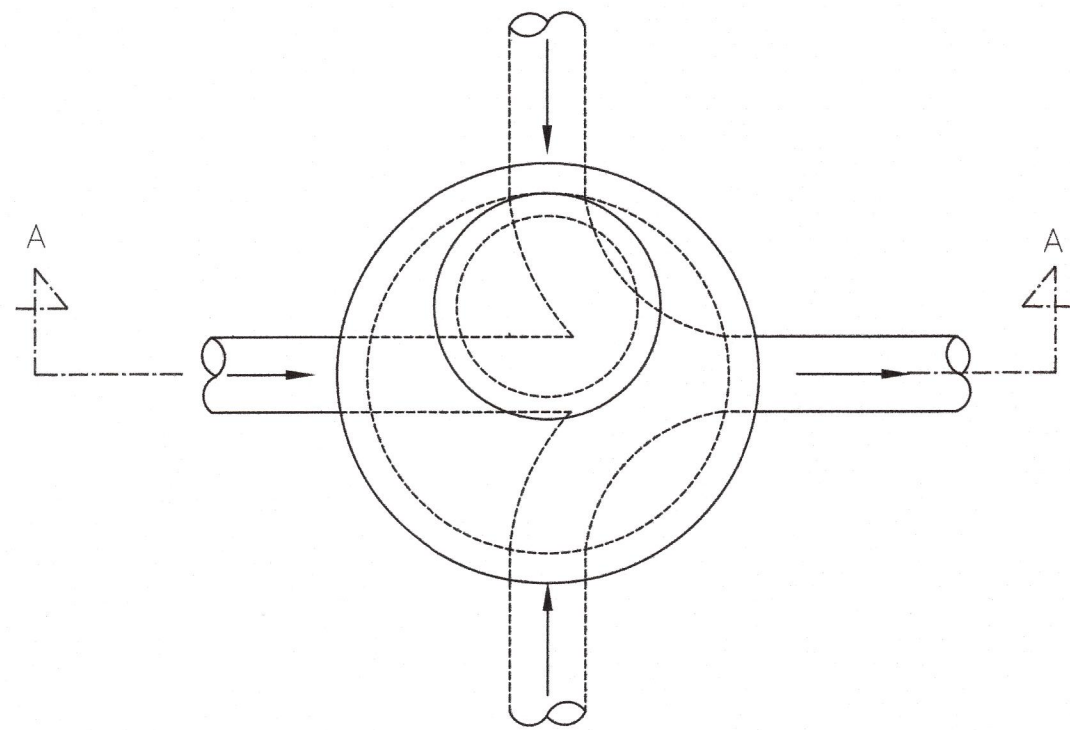


PLANTA

DETALHE DE LIGAÇÕES DOMICILIARES-TIPO
S/ ESCALA

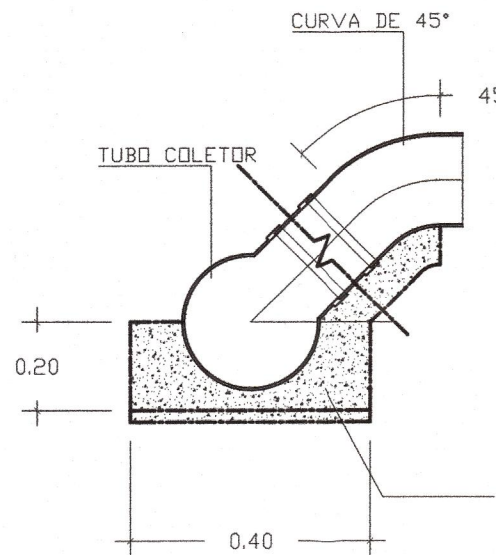

DETALHE DE ENVELOPAMENTO DA REDE
S/ESCALA

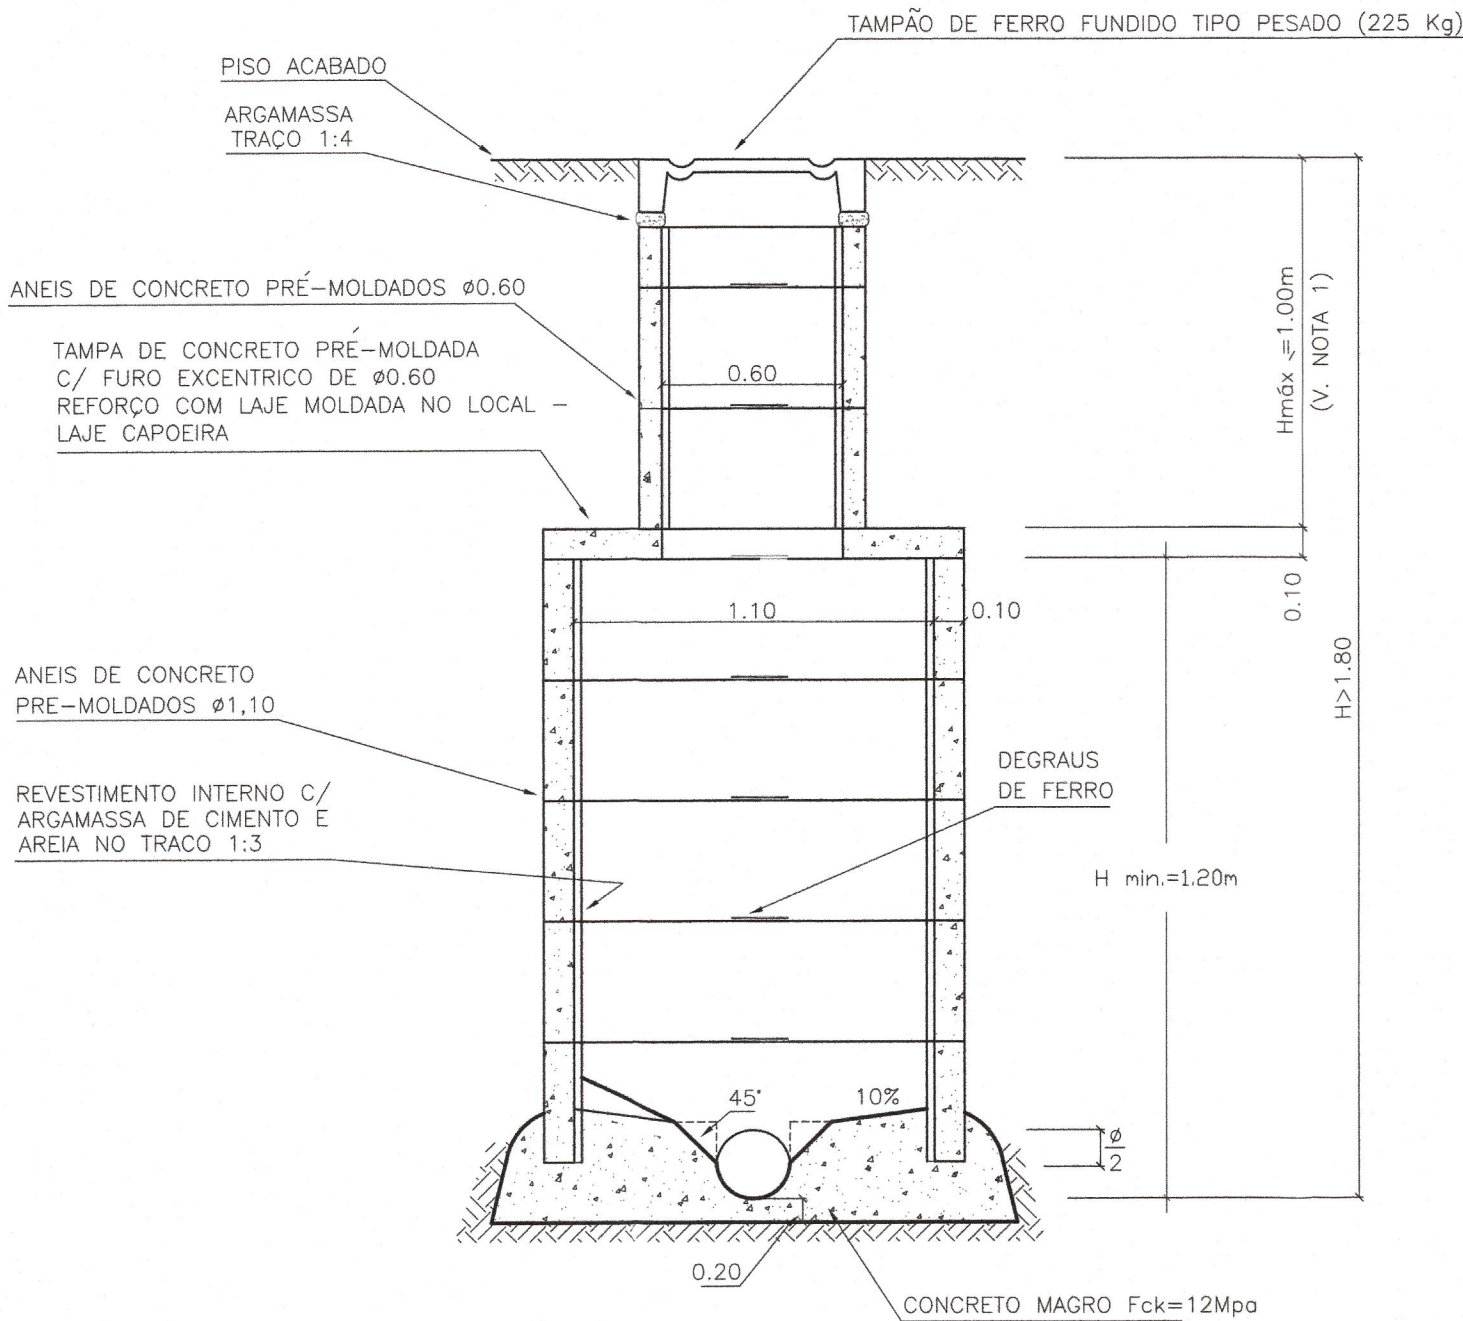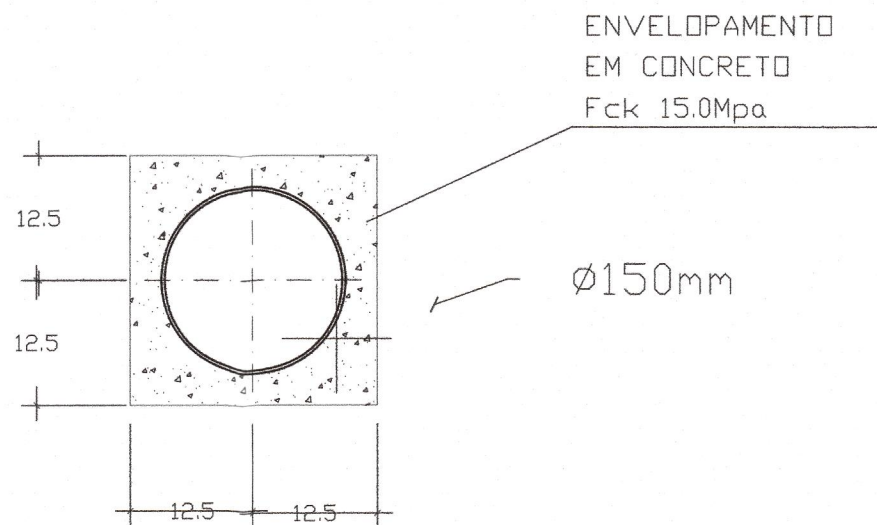

OBS: A ALMOFADA DO PV SERÁ CHANFRADA A 45°
SEMPRE QUE A CALHA FOR DE DIAMETRO ATÉ 250mm

CORTE A-A

OO	27/03/2024	EMIÇÃO INICIAL	CFE
REV	DATA	MODIFICAÇÃO	VISTO
AUTOR: ECO tools Engenharia Ltda. CNPJ 04.679.073/0001-02 Rua da Conceição, 188/1601a Niterói-RJ (24020-084) Tel +55 21 2221 9591/Cel.: +55 21 9 6464 0059 www.ecotools.com.br E-mail: ecotools@ecotools.com.br		CLIENTE: CONSÓRCIO INTERMUNICIPAL LAGOS-SÃO JOÃO RUA AMARAL PESTO, KM 108 - HORTE ESTRADA AGRÍCOLA BALNEÁRIO SÃO PEDRO SÃO PEDRO DA ALDEIA - RJ 28940-000	
TÍTULO LEVANTAMENTO TOPOGRÁFICO DA PONTA DA AREIA PLANTA BAIXA		ETAPA TOPOGRAFIA	
ENDEREÇO Av. Beira Mar, Boqueirão, São Pedro da Aldeia - RJ, 28940-000		UNIDADE UTILIZADA CÓTIAS: m	RESPONSÁVEL TÉCNICO CARLOS F. ENRIQUEZ CREIA-RJ 141738/D
CLIENTE CONSÓRCIO INTERMUNICIPAL LAGOS-SÃO JOÃO		ASSINATURA 	
DESENHO No. DE-CLS-ESG-007		No. CLIENTE	
19/02/2024	INDICADA	VINICIUS DOMINGUES	A2 7/7